


**PLANTA BAIXA**  
ESCALA 1 : 50

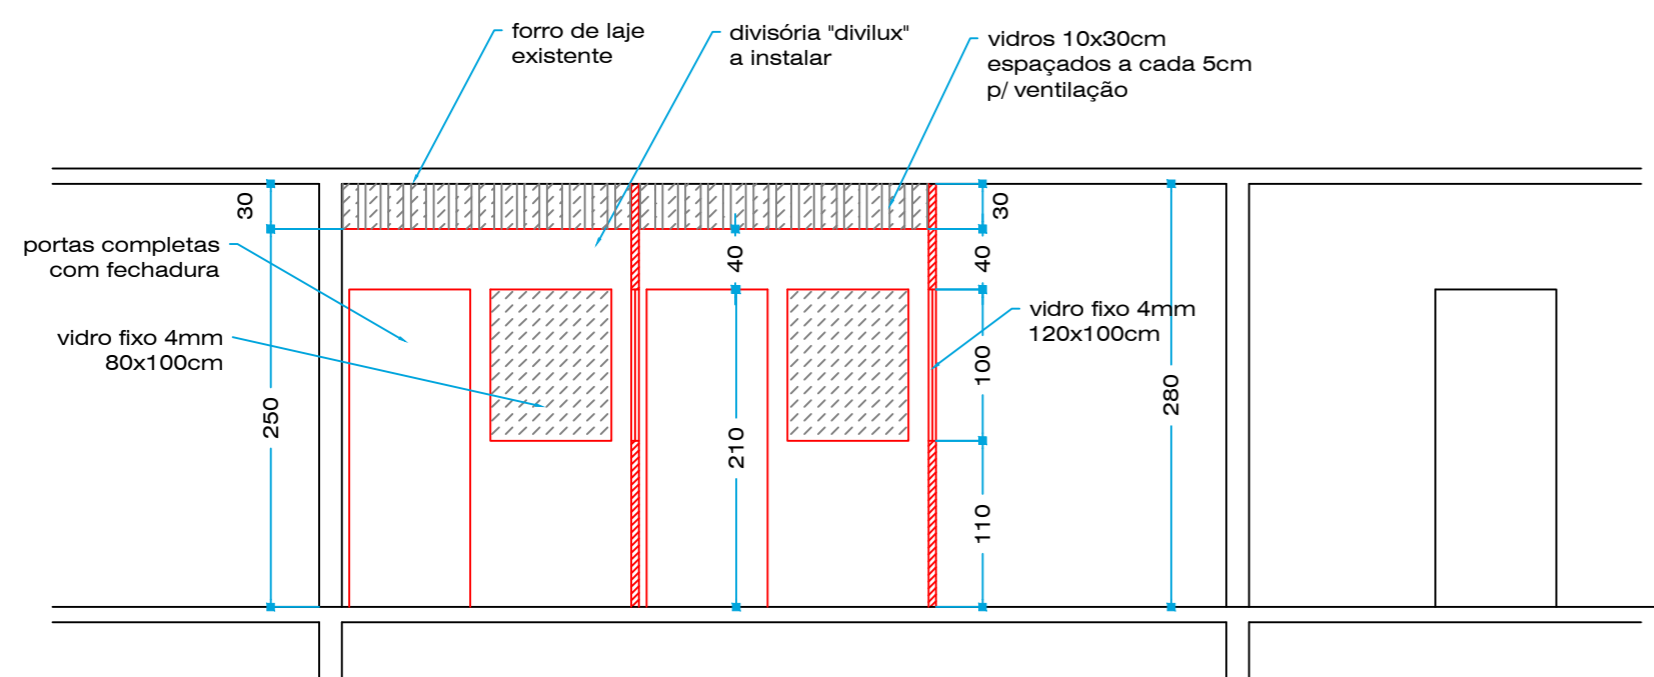

**CORTE AB**  
ESCALA 1 : 50

**OBSERVAÇÕES:**


- 1 - Instalações de 25,80 m<sup>2</sup> de divisórias "divilux".
- 2 - Instalações de 04 portas completas de 80x210cm com fechaduras.
- 3 - Instalações de vidro liso 4mm, dimensões de 10x30cm, espaçados a cada 5cm, nas divisórias frontais de cada sala, entre as divisórias e forro.
- 4 - Instalações de vidros lisos 4mm fixos, dimensões de 80x100cm (3x), 120x100cm (3x) e 30x100cm (1x), peitoril de 110cm.

- ⚡ Tomada elétrica 2P+T 10A/250V a 30cm do piso - quant. = 03 unidades
- 🔌 Interruptor simples 10A/250V, 2 teclas - quant. = 01 unidade

**LEGENDA**

- ☐ Existente
- ▨ Divisórias a instalar até o forro - h=280cm
- ▭ Divisórias a instalar - h=250cm

Área de utilização = 30,32 m<sup>2</sup>

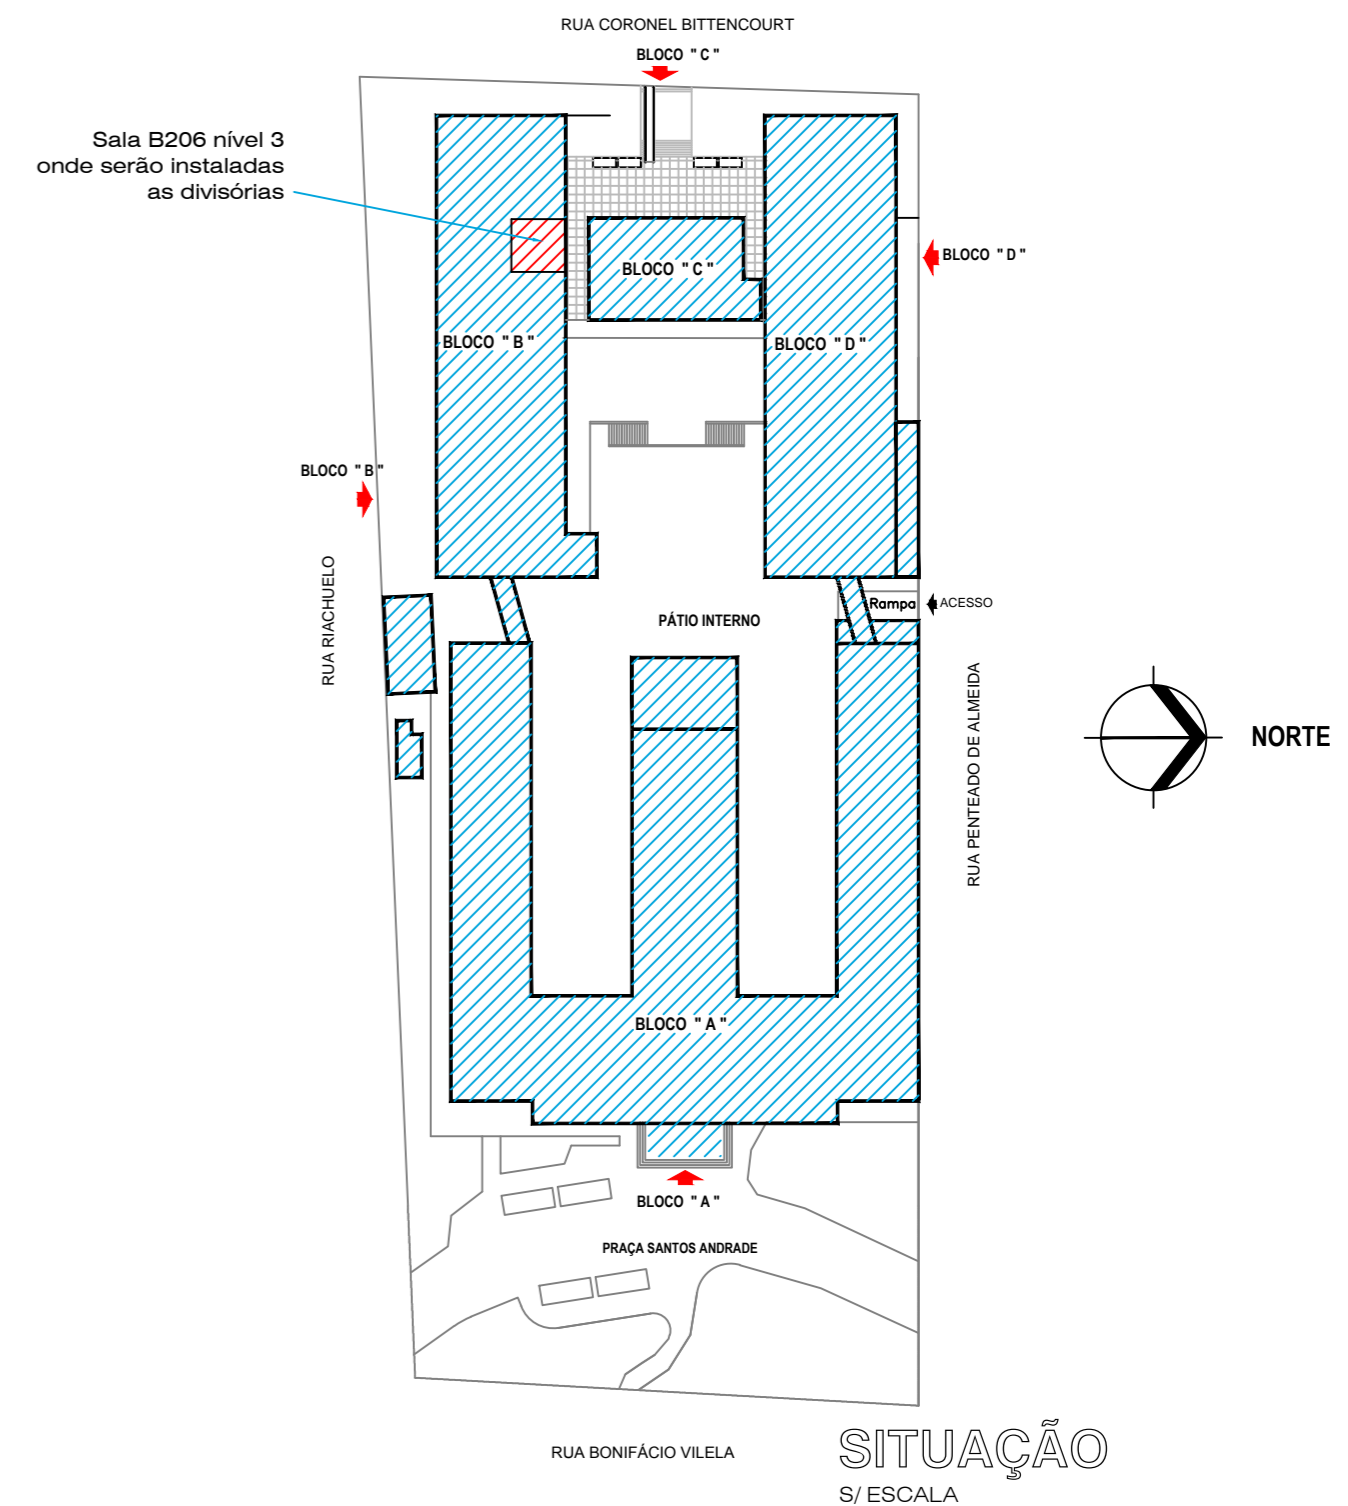

CARIMBOS DE APROVAÇÃO



Universidade Estadual de Ponta Grossa

PROJETO:	PROJETO DE ARQUITETURA		
OBRA:	DEPARTAMENTO DE ESTUDOS DA LINGUAGEM ADEQUAÇÃO SALA B206 - BLOCO "B" - NÍVEL 3 - CAMPUS CENTRAL		
REFERÊNCIA:	PLANTA BAIXA E CORTE		
PROPRIETÁRIO:	RESP. TÉCNICO:		
Eng <sup>o</sup> Ariangelo Hauer Dias CREA - PR 31279 / D	Eng <sup>a</sup> Patrícia Krüger CREA - PR 31279 / D		
DESENHO: EROS	DATA: DEZEMBRO / 2015	ESCALA: INDICADA	PRANCHA: